


- LEGENDA:
- instalacja wody zimnej
  - instalacja wody ciepłej
  - instalacja kanalizacyjna sanitarna (prowadzona w posadzce)
  - instalacja kanalizacyjna sanitarna (prowadzona pod stropem)
  - W1 pion instalacji wodociągowej
  - S1 pion instalacji kanalizacyjnej sanitarnej

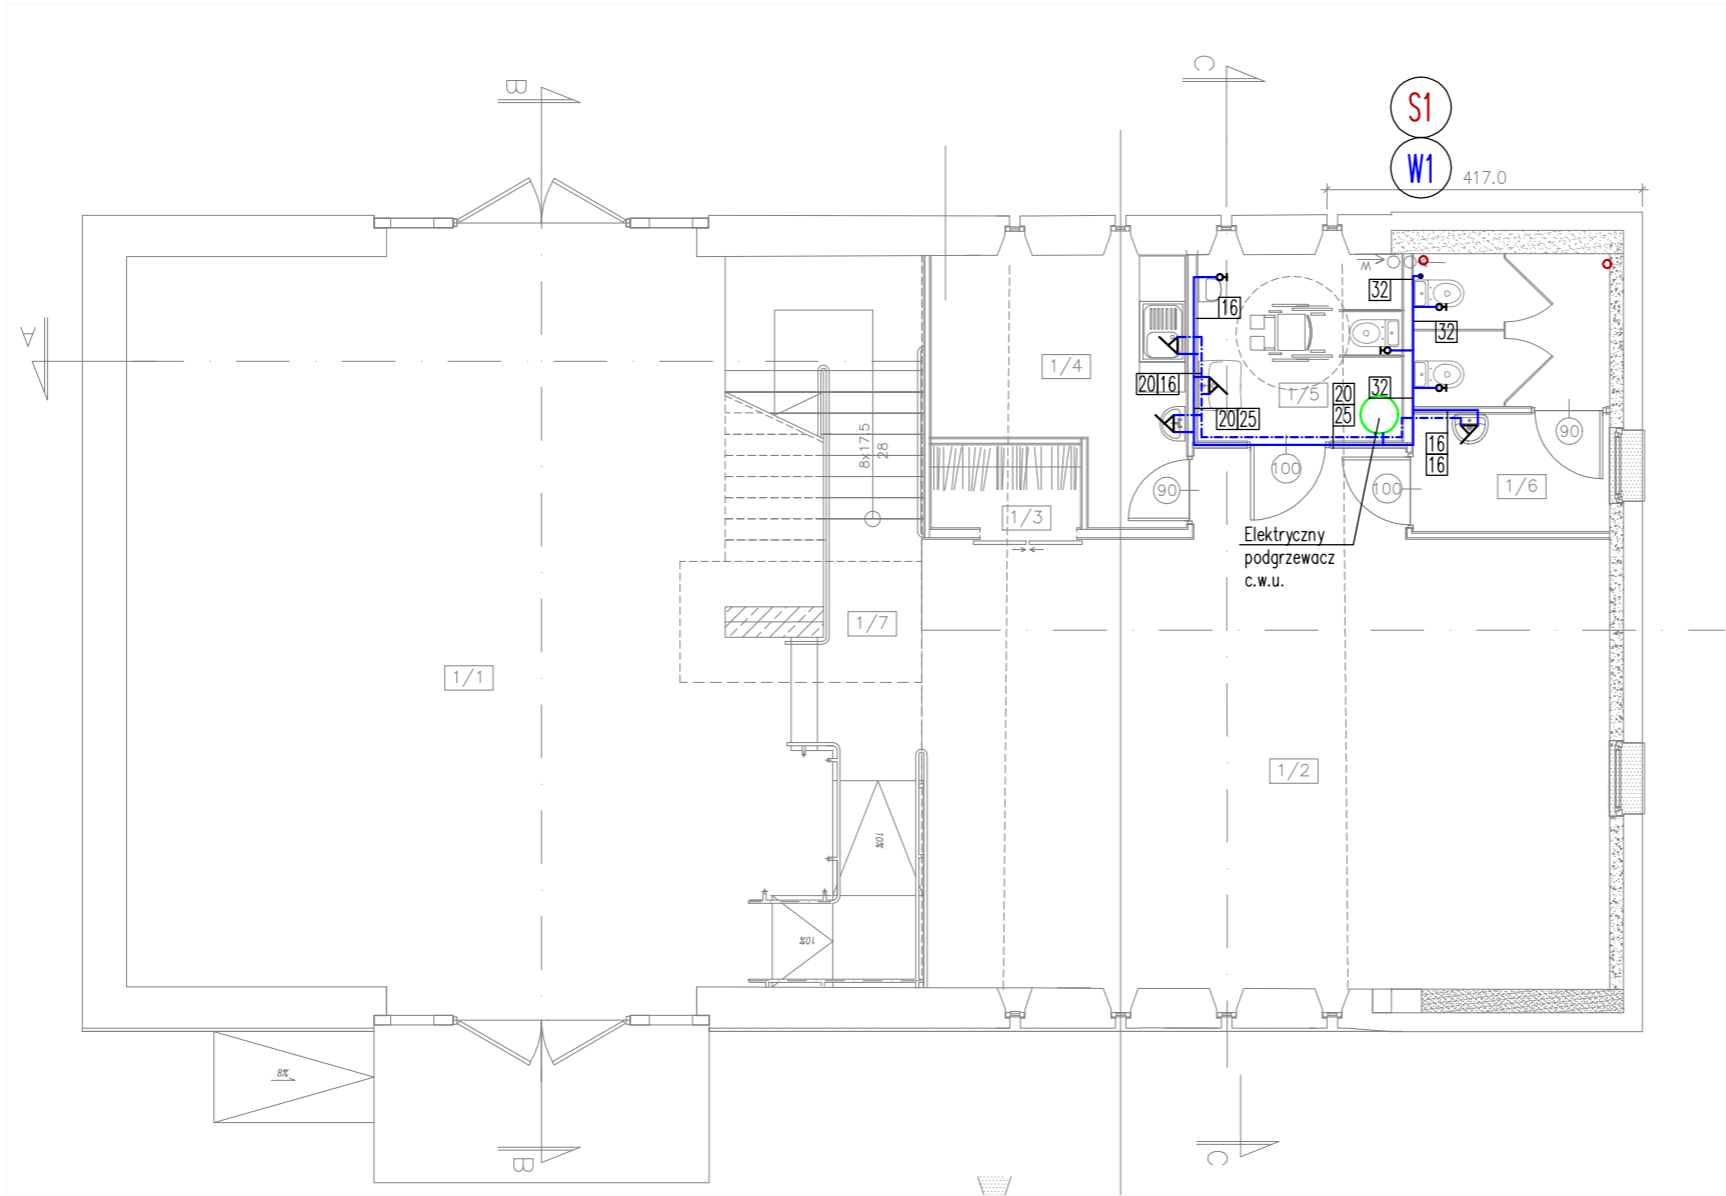

PRACOWNIA PROJEKTOWO-WYKONAWCZA PRAKSIS WROCŁAW ul.KOLEJOWA 34/13 tel.71-3428722 e-mail kbpraksis@o2.pl		ETAP P.T.
TEMAT	PRZEBUDOWA BUDYNKU GOSPODARCZEGO CELEM UTWORZENIA CENTRUM ŁAWA na działce nr115/3 DOBKÓW 66	BRANŻA INSTALACJE SANITARNE
OBIEKT	BUDYNEK GOSPODARCZY W ZABUDOWIE ZAGRODOWEJ	DATA 25.07.2022
LOKALIZACJA	DZIAŁKA nr115/3 obręb 0002 DOBKÓW 66 gmina ŚWIERŻAWA	SKALA 1:100
INWESTOR	STOWARZYSZENIE "LOKALNA GRUPA DZIAŁANIA PARTNERSTWO KACZAWSKIE" w MŚCIWOJOWIE 54 59-407 MŚCIWOJÓW	NR RYS. IS-3
TYTUŁ RYS.	RZUT 1. PIĘTRA-instalacje wod-kan	
PROJEKTANT INST. SANIT.	mgr inż. Piotr Peregudowski upr.nr333/DOŚ/13	
SPRAWDZAJĄCY INST. SANIT.	mgr inż. Anna Karpicka upr.nr125/DOŚ/10	